


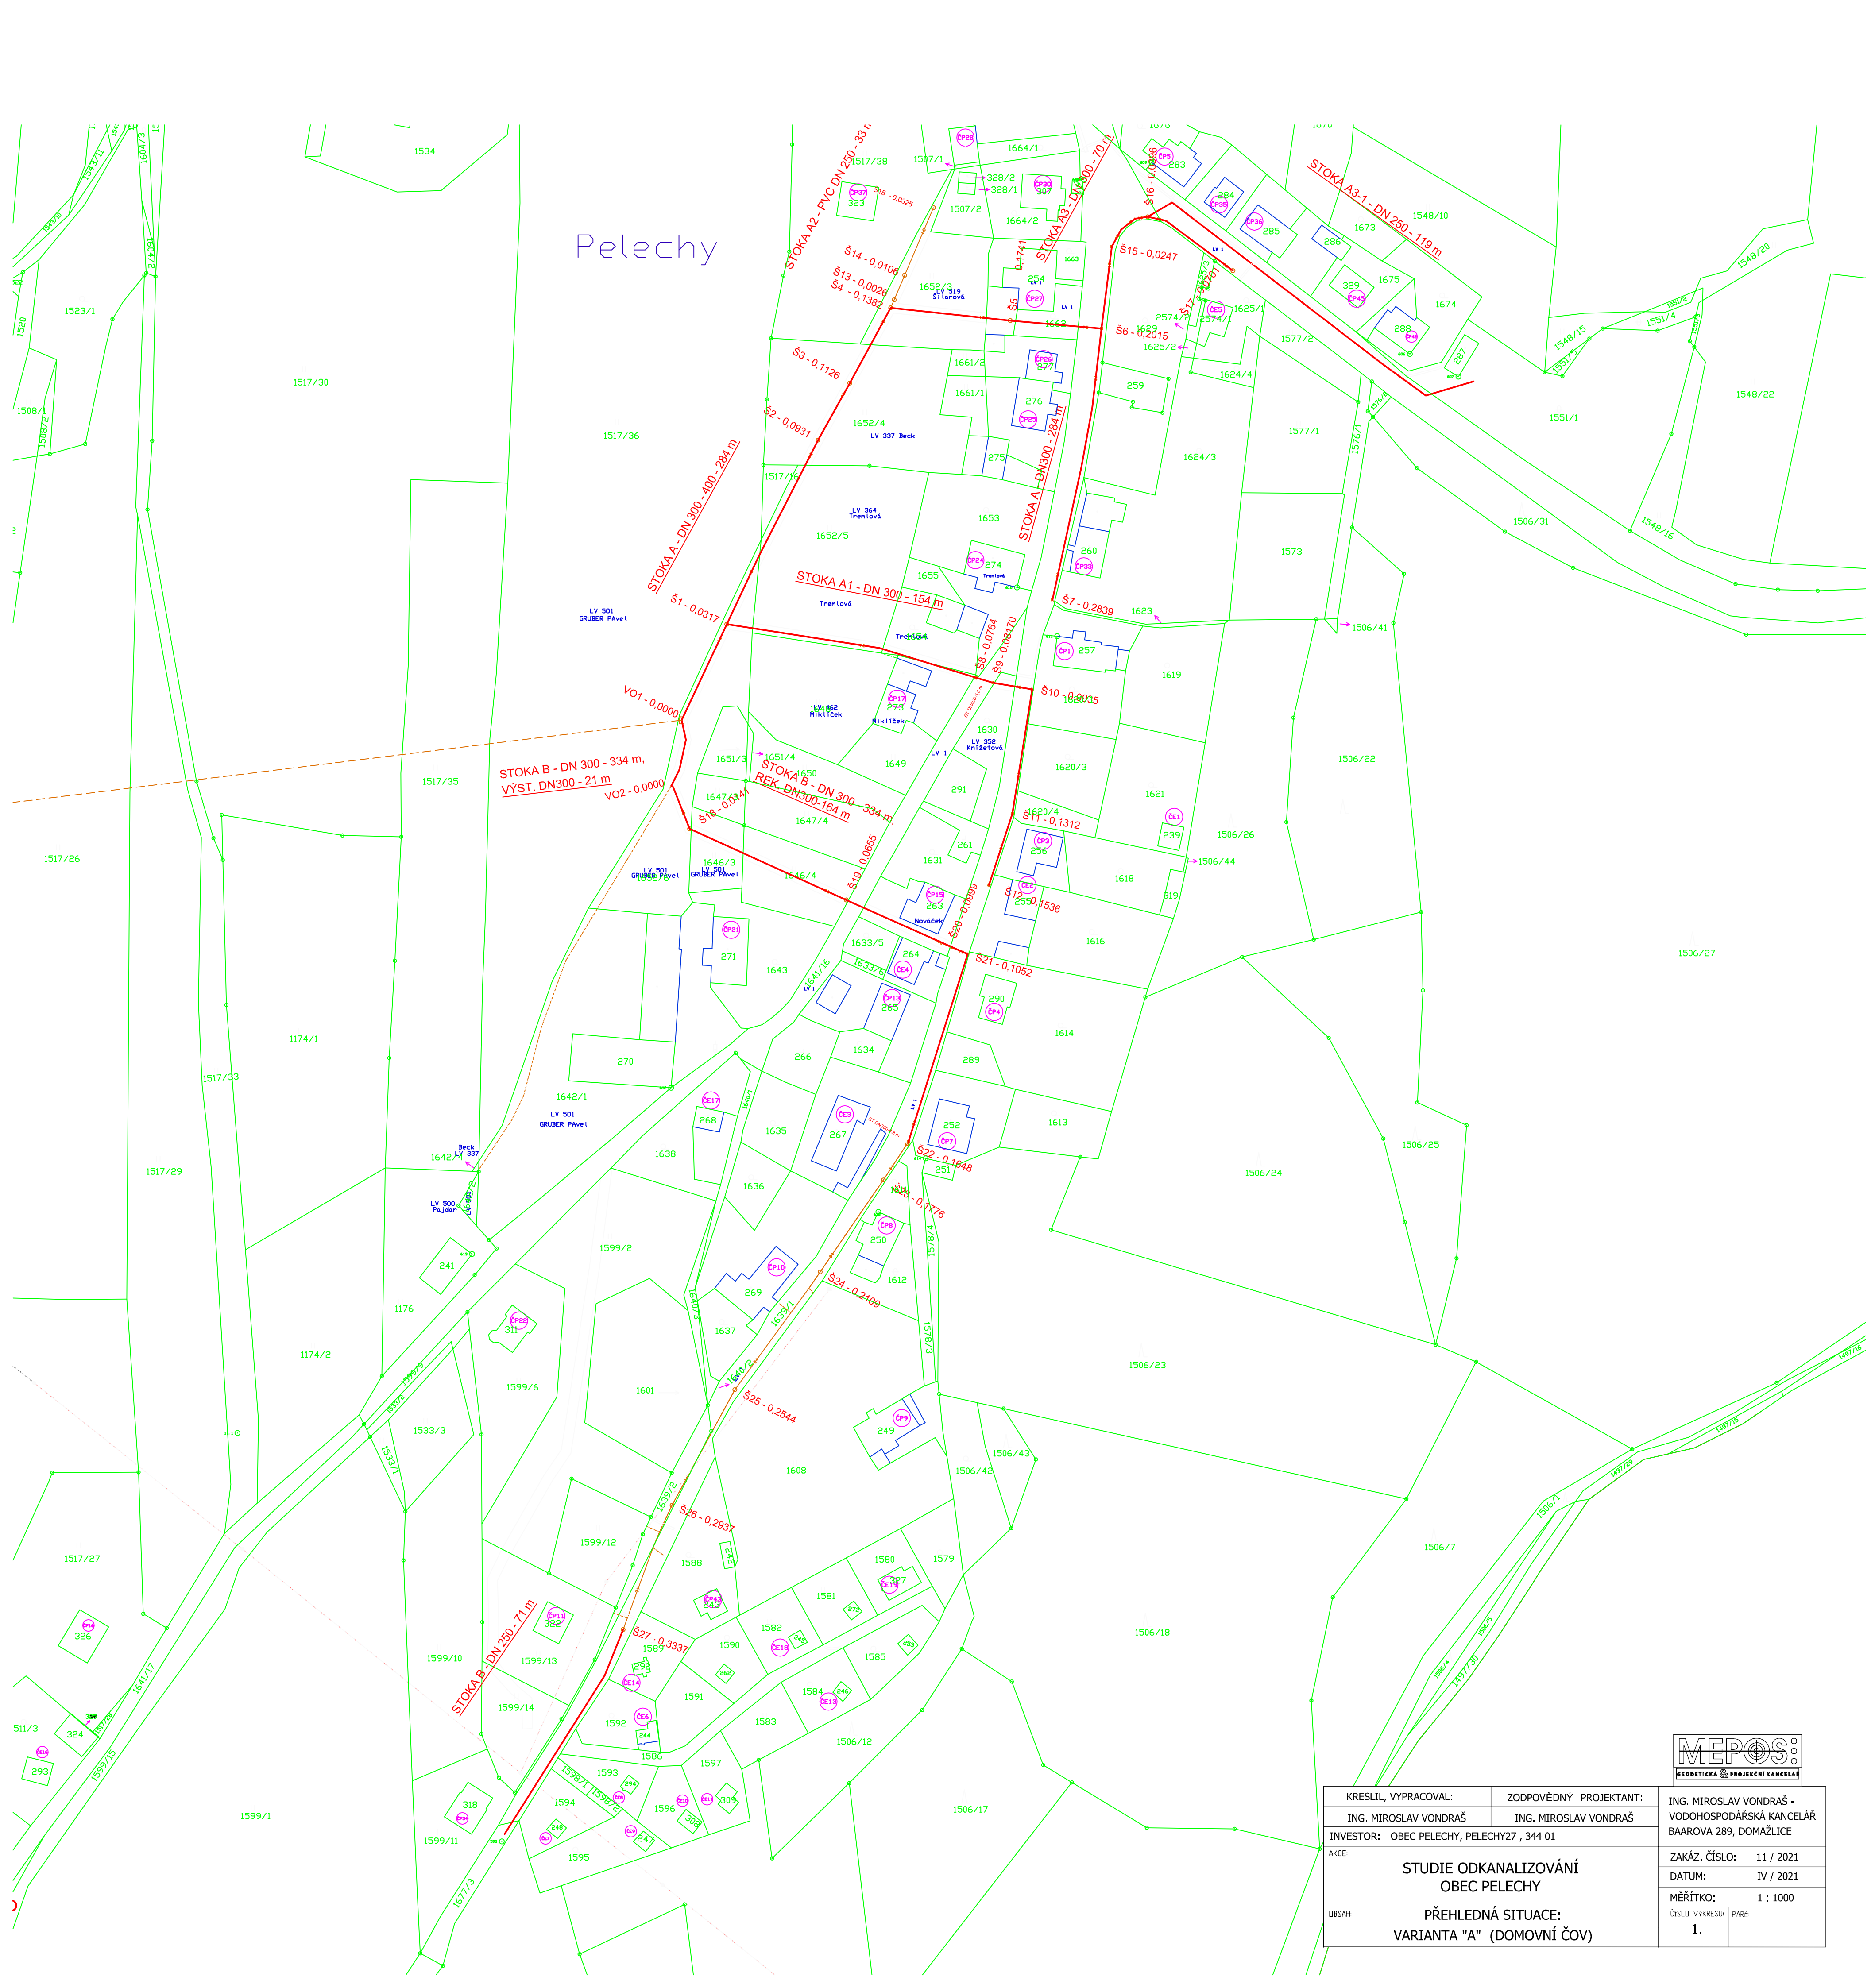

		
NEODTICKÁ & PROJEKČNÍ KANCELÁŘ		
KRESLIL, VYPRACOVAL:	ZODPOVĚDNÝ PROJEKTANT:	ING. MIROSLAV VONDRAŠ - VODOHOSPODÁŘSKÁ KANCELÁŘ BAAROVA 289, DOMAŽLICE
ING. MIROSLAV VONDRAŠ	ING. MIROSLAV VONDRAŠ	
INVESTOR: OBEC PELECHY, PELECHY27, 344 01		
AKCE:		ZAKÁZ. ČÍSLO: 11 / 2021
STUDIE ODKANALIZOVÁNÍ OBEC PELECHY		DATUM: IV / 2021
		MĚŘÍTKO: 1 : 1000
DĚLAH: PŘEHLEDNÁ SITUACE: VARIANTA "A" (DOMOVNÍ ČOV)		ČÍSLO VÝKRESU: 1.
		PARA: