


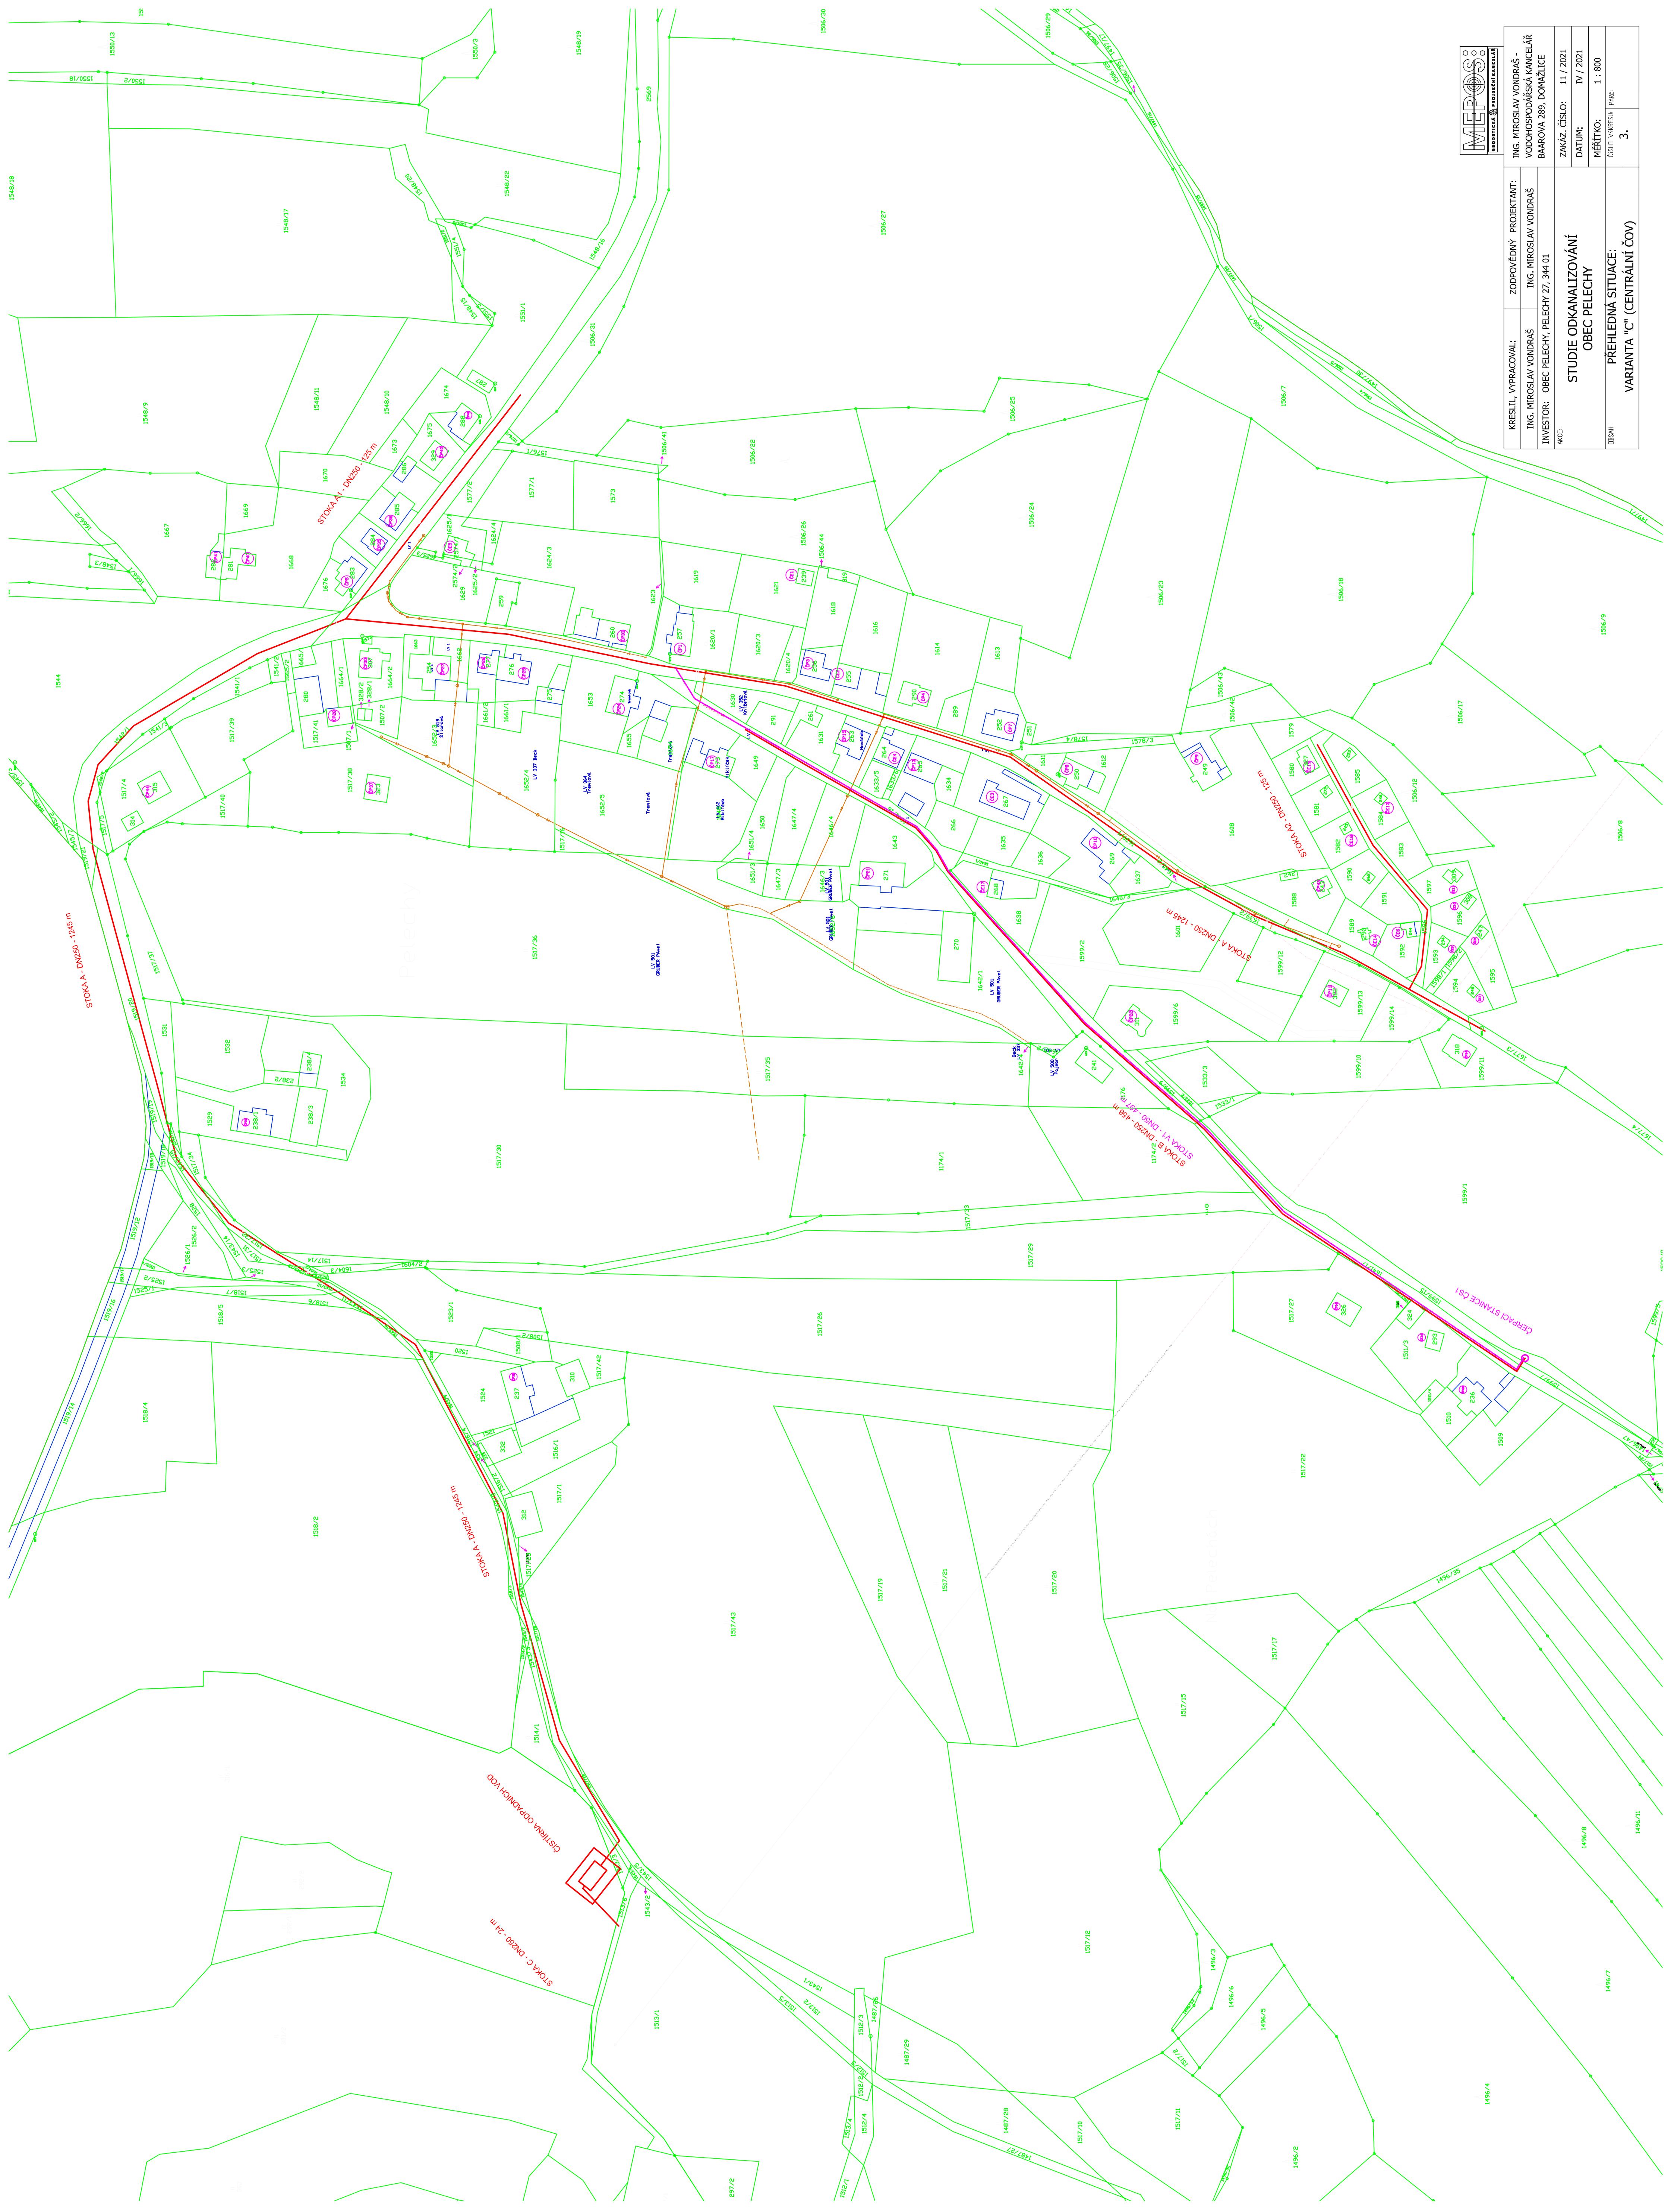

MEPOS KONSTRUKČNÍ A PROJEKČNÍ KANCELÁŘ	KRESLIL, VYPRACOVAL:	ZODPOVĚDNÝ PROJEKTANT:
	ING. MIROSLAV VONDRAŠ	ING. MIROSLAV VONDRAŠ
	INVESTOR: OBC PELECHY, PELECHY 27, 344 01	VODOHOSPODÁŘSKÁ KANCELÁŘ BAROVÁ 289, DOMAŽICE
AKCE:	STUDIE ODKANALIZOVÁNÍ OBC PELECHY	
	ZÁKÁZ. ČÍSLO: 11 / 2021	
	DATUM: IV / 2021	
	MĚŘÍTKO: 1 : 800	
OB544	PŘEHLEDNÁ SITUACE: VARIANTA "C" (CENTRÁLNÍ ČOV)	
	ČÍSLO VÝKRESU: PARE	
	3.	